


Инв.№ подл.	Подпись и дата	Взам.инв.№

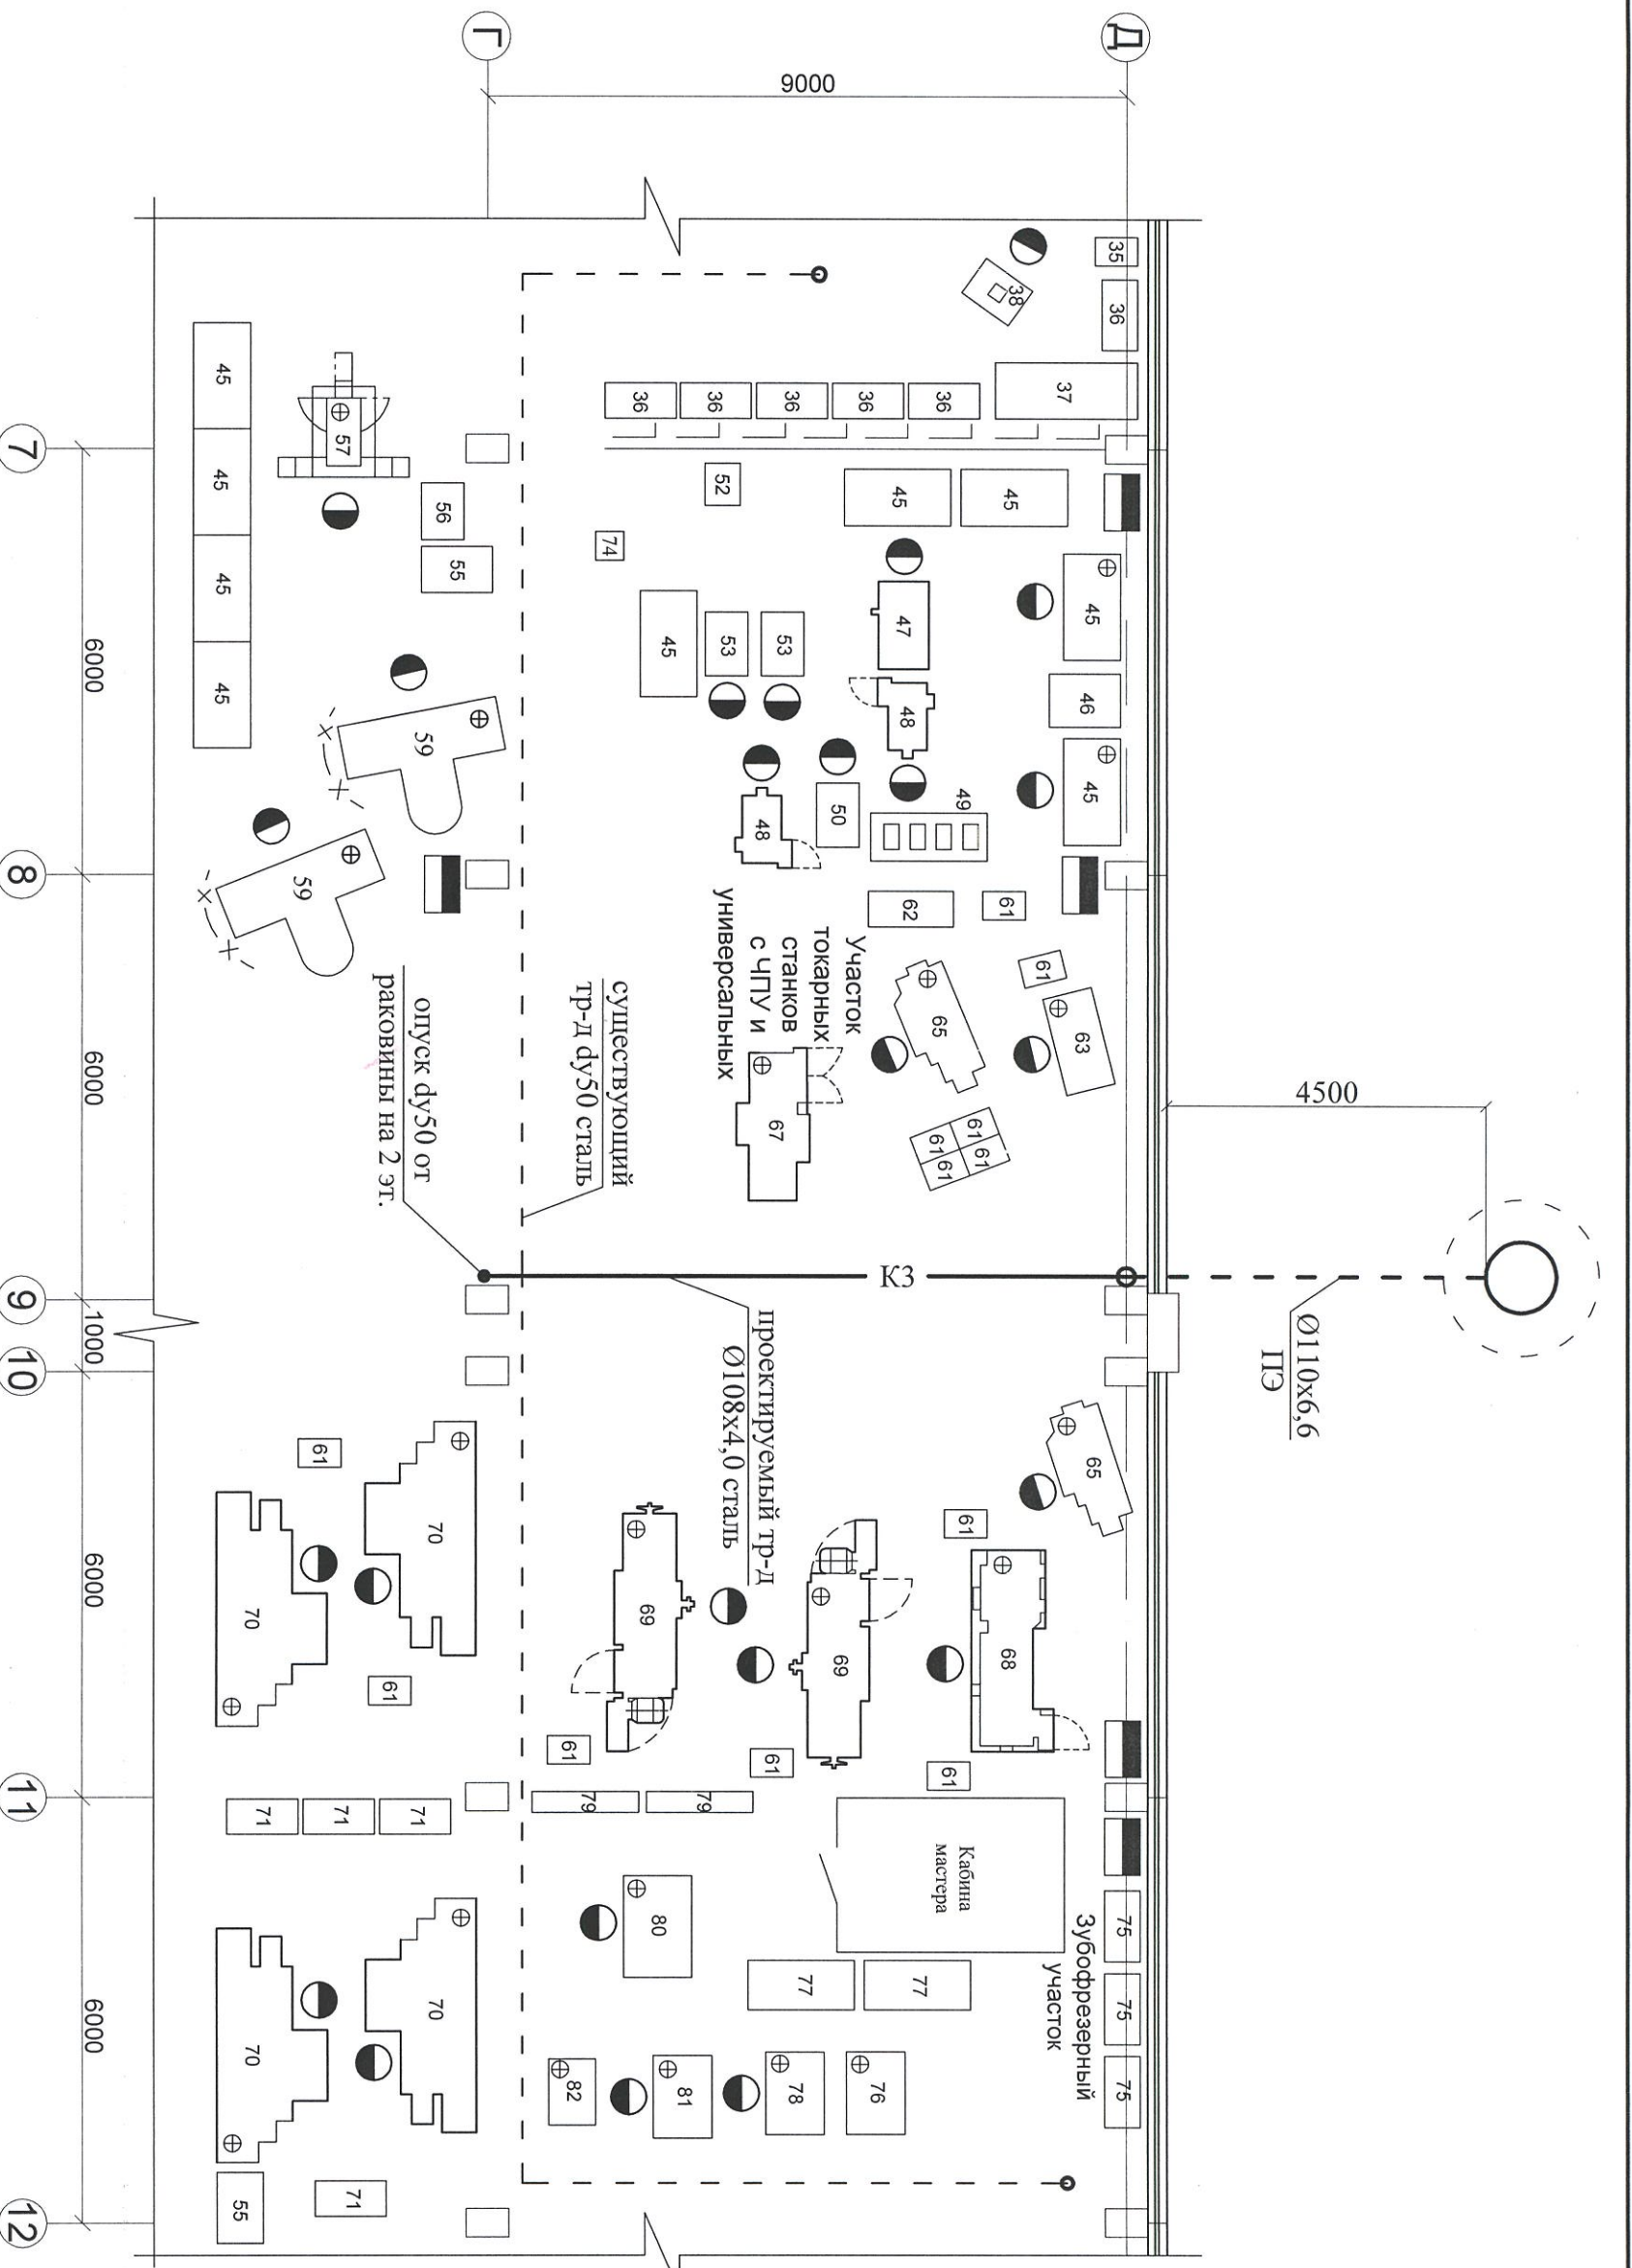


Условные обозначения и примечания:

- К3 — проектируемый канализационный трубопровод;
- - - К3 - - - существующий канализационный трубопровод;

2018-973-10к-ВК		Площадка основная	
Корпус №10		Стадия	Лист
Замена выпуска производственной канализации Ц-8М. План 1-го этажа.		Р	1
			2
Изм. Кол.уч. Лист	Медок.	Юлипе	Дата
Разработал	Клейкова		№ 18
Проверил	Кололов		
Соглас.	Демьяненко		
Утвердил	Юлин		

Схема

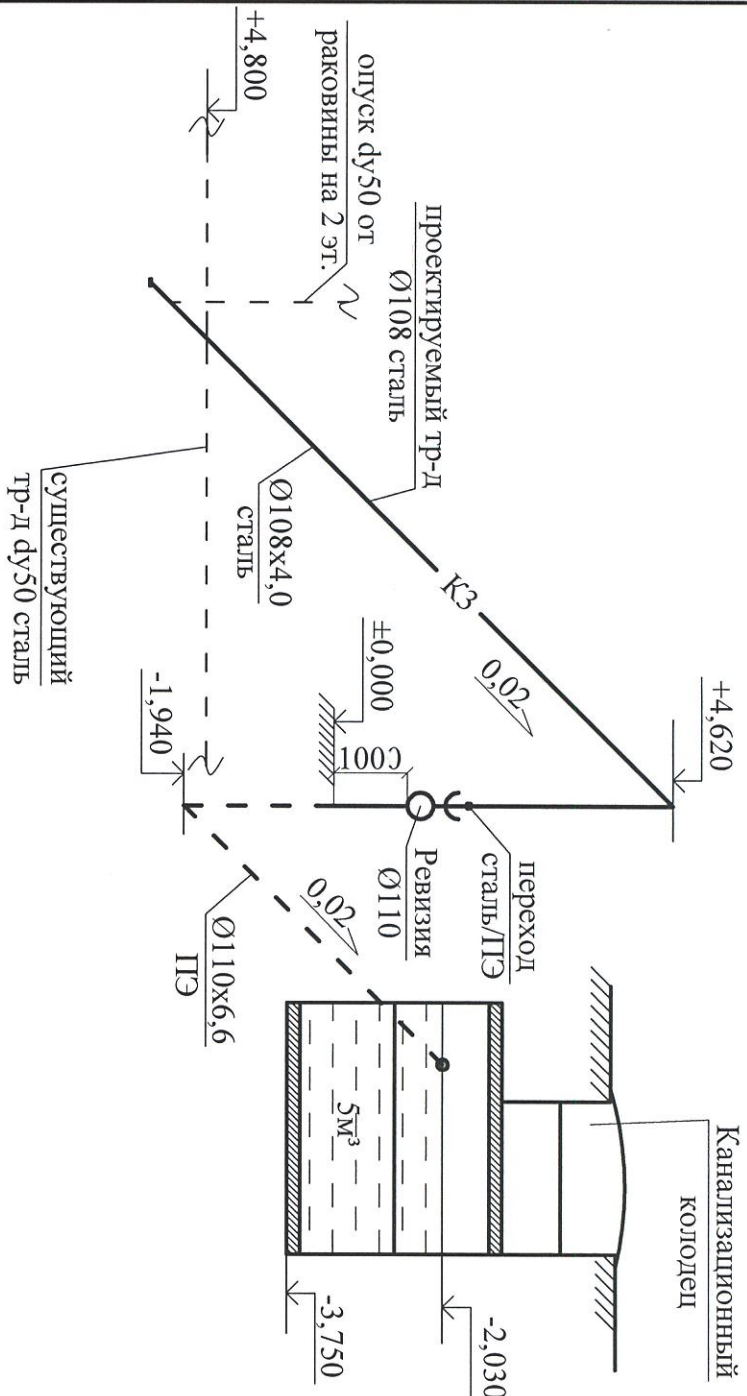

Условные обозначения и примечания:

— КЗ — проектируемый канализационный трубопровод;

- - - КЗ - - - существующий канализационный трубопровод;

Инв.№ подл.	Подпись и дата	Взам.инв.№

№	Марка	Наименование	Ед. ИЗМ.	Кол-во	Прим.
1		Стальные оцинкованные трубопроводы Ø108x4,0	м.л.	14	
2		Трубопровод из ПЭ SDR17 труба Ø110x6,6	м.л.	8	
3		Отвод ПЭ Ø110x90°	шт.	1	
4		Отвод стальной оцинкованный Ø108x90°	шт.	1	
5		Переход сталь/ПЭ Ø110xØ108	шт.	1	
6		Ревизия ПЭ Ø110	шт.	1	
7		Хомут сантехнический 110 мм.	шт.	4	
8		Шпилька 8x1000 мм.	шт.	4	
9		Дюбель КРХ 10x60	шт.	4	
10		Кольцо монолит. с дном и футеровкой ДК-20-9	шт.	1	
11		Плита перекрытия ПШ20-2	шт.	1	
12		Кольцо стеновое с футеровкой КС 20-9	шт.	1	
13		Кольца КС 7-9	шт.	2	
14		Кольца опорные КО-6	шт.	1	
15		Металлическая лестница	кг.	13	
16		Лок полимерпесчаный для колодца (тип Т)	шт.	1	
17		<i>Литая для крепления</i>	кг.	15	
18		<i>Манжета анкерная Ø110 ПЭ SDR17</i>	шт.	5	
19					
20					
21					
22					
23					
24					
25					
26					
27					
28					
29					
30					
31					

2018-973-10к-ВК

Площадка основная

Корпус №10

Замена выгуса производственной канализации Ц-8М. Схема КЗ

Изм.	Кол.уч.	Лист	Медок.	Подп.	Дата
Разработал	Клейкова				12.18
Проверил	Кололов				
Соглас.	Демьяненко				
Утвердил	Юдин				